

BIURO GEODEZJI S. C.
Rynek 31
58-100 Świdnica tel. fax. (74) 852-32-71

Województwo: dolnośląskie
 Powiat: świdnicki
 Gmina: Marcinowice
 Miejscowość: Tworzyjanów
 Jednostka ewidencyjna: Marcinowice [021905_2]
 Obręb: Tworzyjanów [Nr 0016]

Nr Dz. 934/2014
 KERG GKIV.4020.243.2014
 Data opracowania mapy: 04.04.2014

MAPA DO CELÓW PROJEKTOWYCH
skala 1:1000

(arkusz mapy : 462.243.054)

(układ współrzędnych prostokątnych płaskich - "1965" siatka kw. , układ wysokości - "Kronsztadt 60")
 (nie wykonano ustaleń obciążeń służebnościami gruntowymi)

Sporządził: Andrzej Marcjan

Nr uprawnień: 9513

nie wyklucza się istnienia urządzeń podziemnych
 nie zgłoszonych do inwentaryzacji.

ANDRZEJ MARCIAN
 GEODETA UPRAWNIONY
 58-100 Świdnica, ul. Bystrzycka 23
 Świadczenie MGPIB w Warszawie
 Nr 9513 z dn. 1990.06.22
MARCJAN ANDRZEJ

BIURO GEODEZJI - S.C.
 T. Dziegielowski, S. Ożalik, J. Gomułka,
 A. Marcjan
 58-100 ŚWIDNICA, RYNEK 31
 tel./fax 074-852 32 71, NIP 884-000-04 53

PREZES SPÓŁKI

mgr inż. Jerzy Gomułka


Poświadczam się,
 że niniejszy dokument
 został opracowany w wyniku prac
 geodezyjnych i kartograficznych,
 których rezultaty zawiera operat
 techniczny wpisany do ewidencji
 materiałów państwowego zasobu
 geodezyjnego i kartograficznego

STAROSTA ŚWIDNICKI
 Organ prowadzący państwowy zasób geodezyjny
 i kartograficzny

P.0219, 2014, 874
 identyfikator ewidencyjny materiału zasobu

09. 04. 2014

*mgr inż. STAROSTA
 GEODETA
 STAROSTA ŚWIDNICKI
 Jerzy Gomułka*

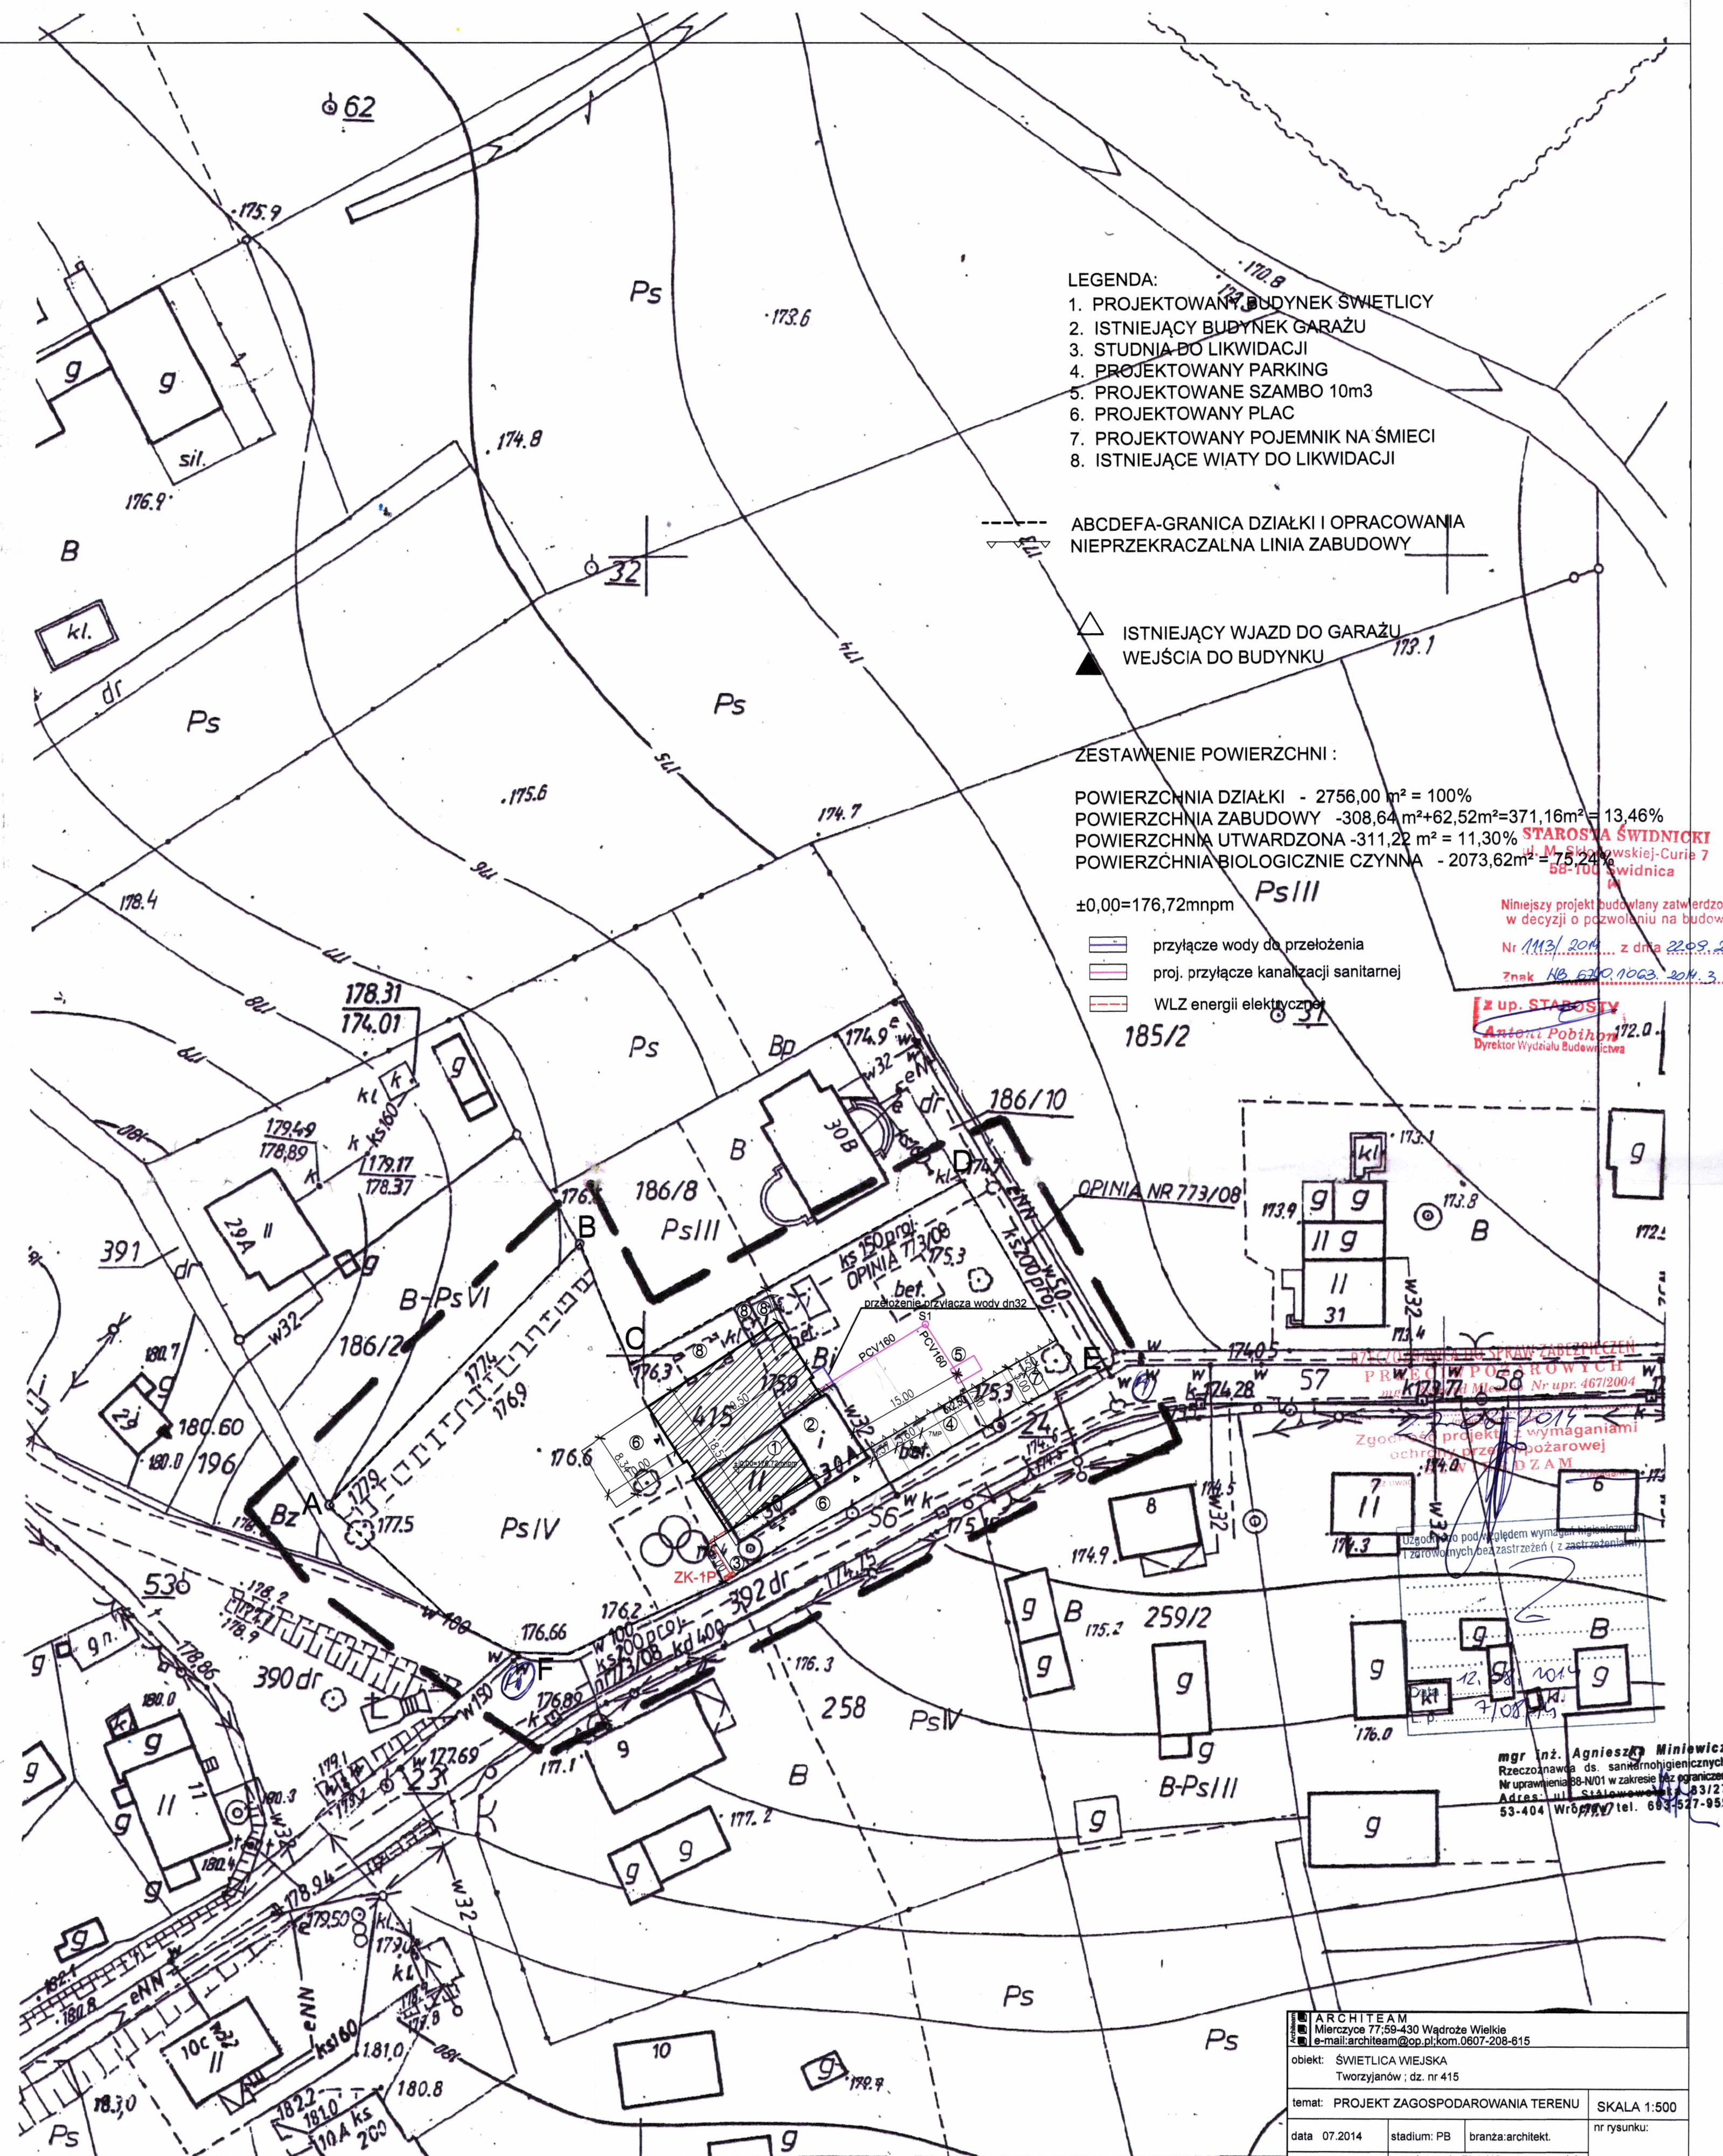

ARCHITECT AM Międzyzdroje 77/59-430 Wądroże Wielkie e-mail: archteam@op.pl, kom. 0607-208-615		nr rysunku:	
obiekt: ŚWIETLICA WEJSKA Tworzyjanów : dz. nr 415		1	
temat: PROJEKT ZAGOSPODAROWANIA TERENU		SKALA 1:500	
data 07.2014	stadium: PB	branża: architekt.	nr rysunku:
arch. projektował:	mgr inż. arch. Piotr Witas nr uprawnień: 14/05/DOIA	podpis:	
arch. sprawdził:	mgr inż. arch. Piotr Molenda nr uprawnień: 22/03/DOIA	podpis:	
sanit. projektował:	mgr inż. Barbara Chojnka nr uprawnień: 99/DOŚ/08	podpis:	
sanit. sprawdził:	mgr inż. Magdalena Kors nr uprawnień: 74/DOŚ/05	podpis:	
elektr. projektował:	mgr inż. Robert Mytyk nr uprawnień: 130/DOŚ/06	podpis:	
elektr. sprawdził:	mgr inż. Jacek Zadrożny nr uprawnień: 262/00/DUW	podpis:	