


TOM-III- PROJEKT INSTALACJI WOD.-KAN. I CO .

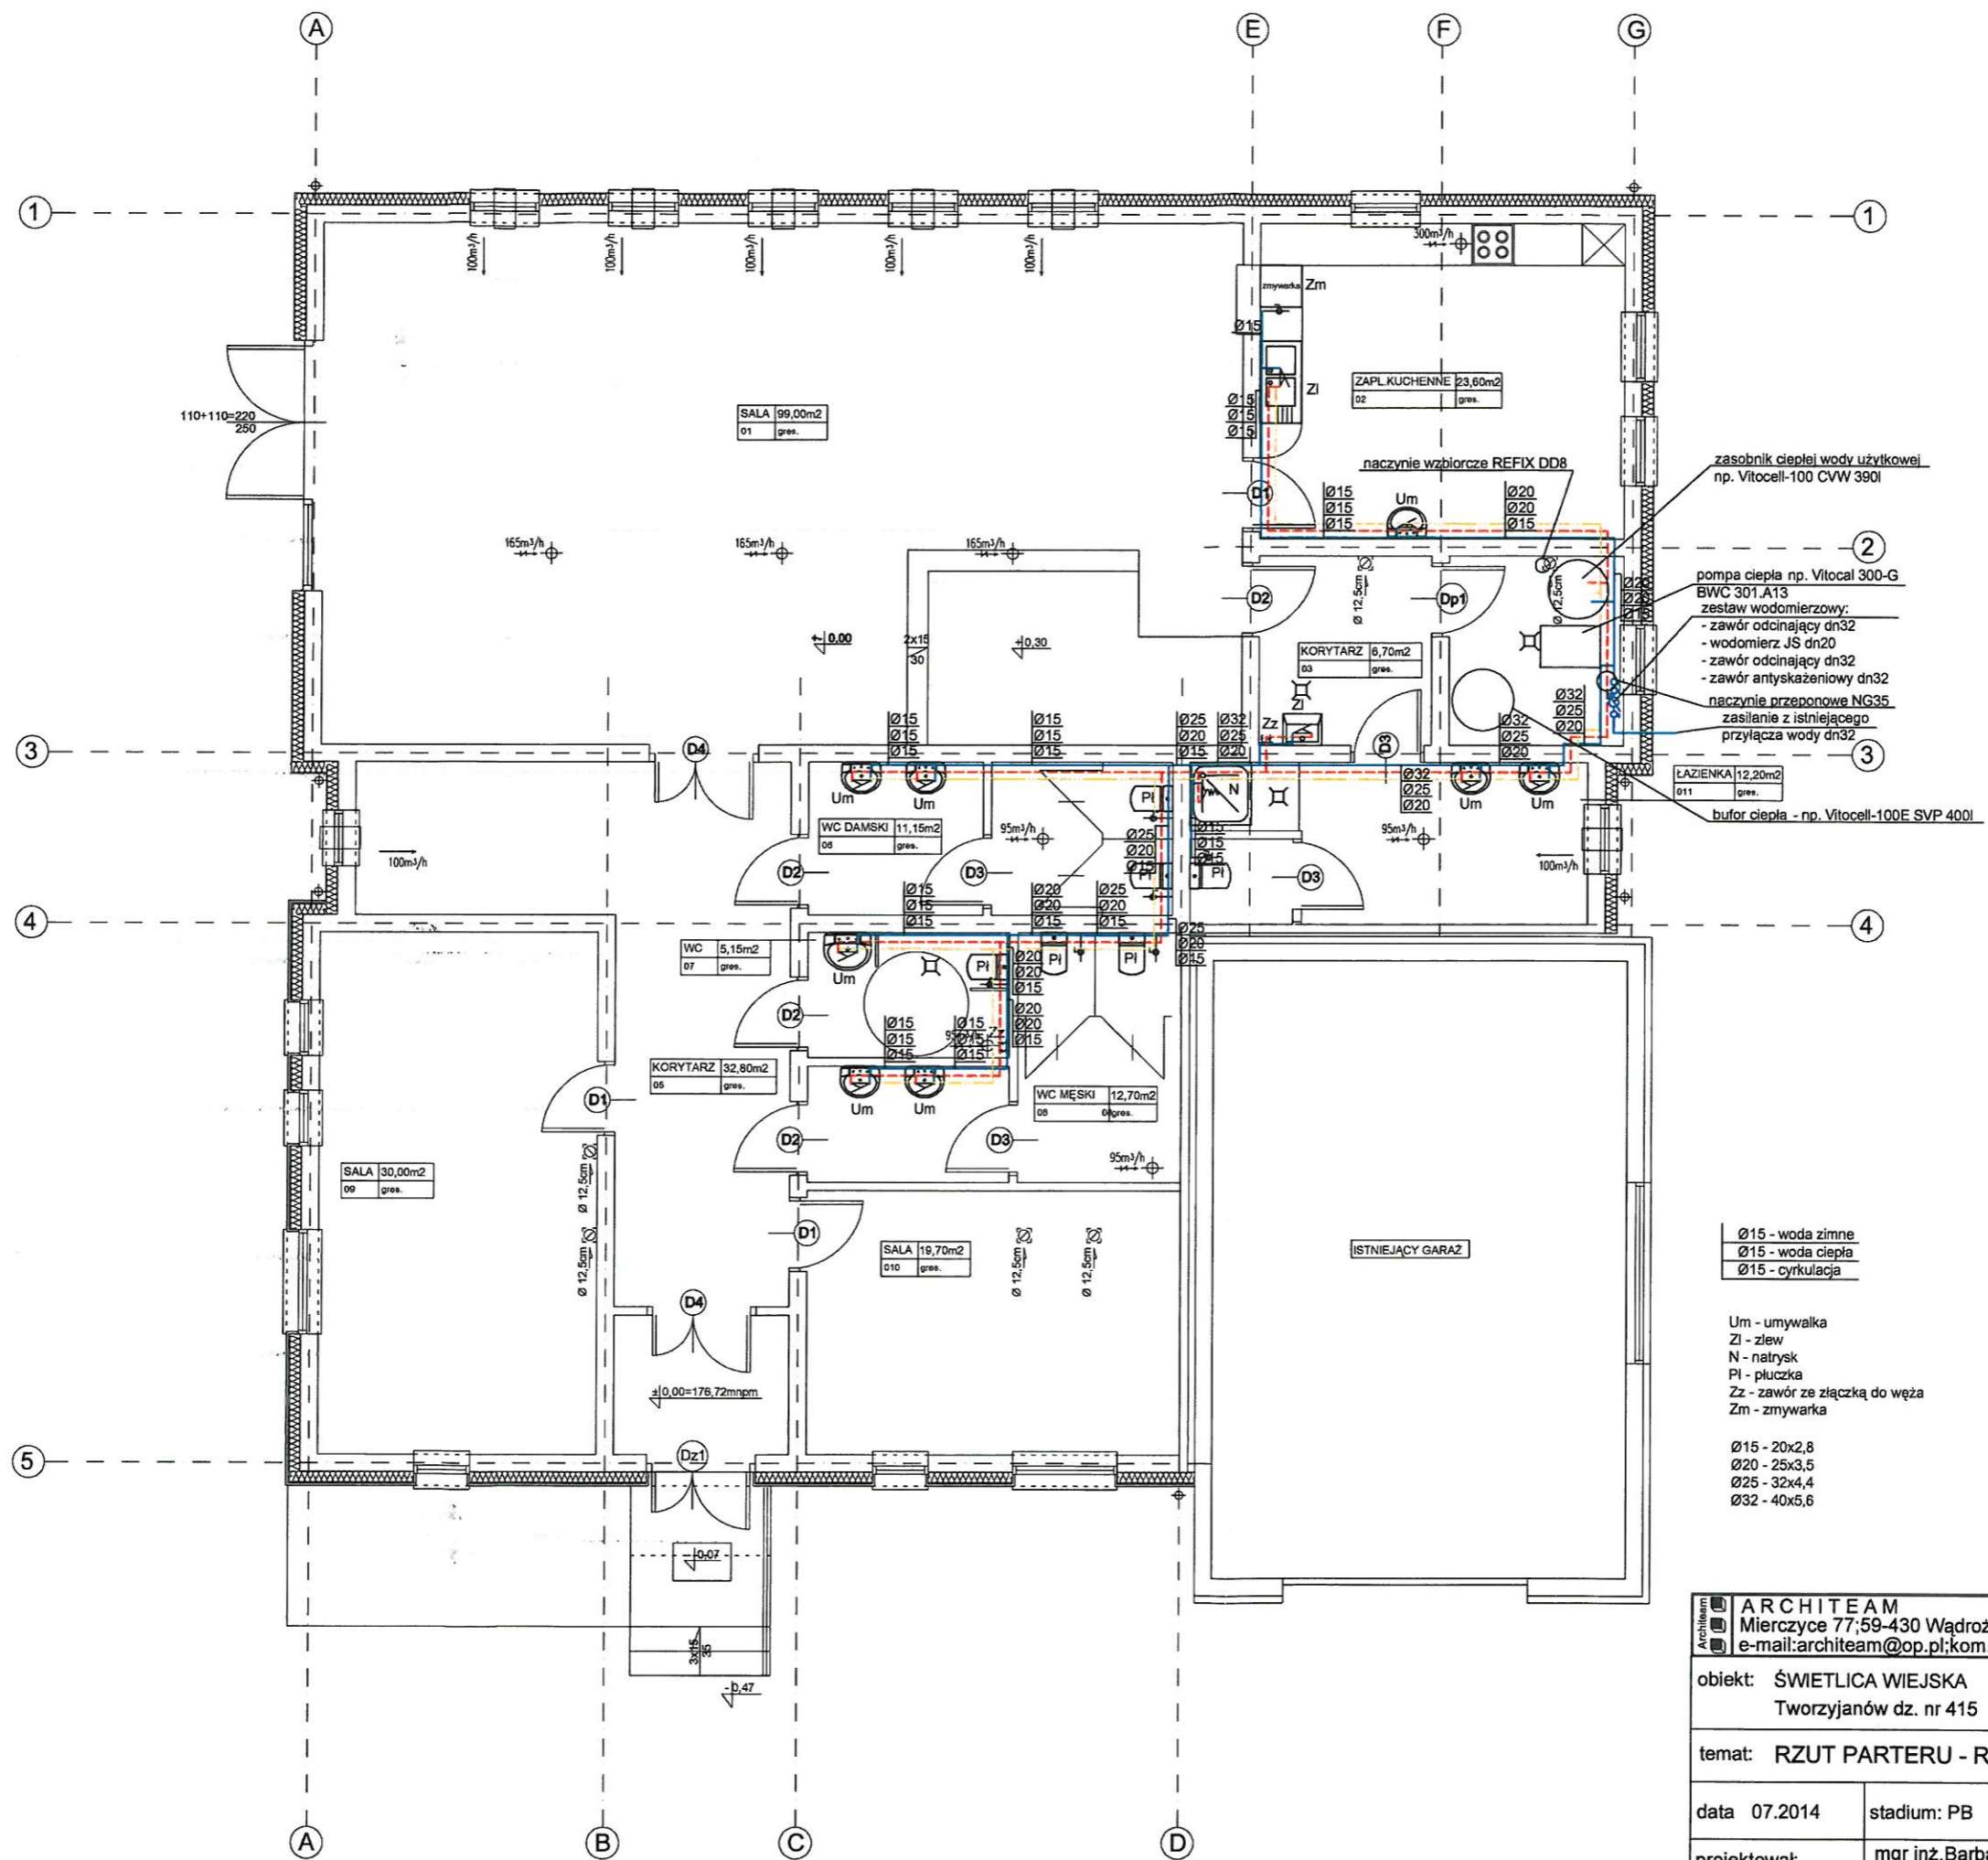

ARCHITEAM
 Mierzyce 77;59-430 Wądroże Wielkie
 e-mail: architeam@op.pl; kom.0607-208-615

obiekt: ŚWIELICA WIEJSKA
 Tworzyjanów dz. nr 415

temat: RZUT PARTERU - RZUT WODY

SKALA 1:100

data 07.2014

stadium: PB

branża: sanitarna

nr rysunku:


projektował: mgr inż. Barbara Choinka
 nr uprawnień: 99/DOS/06

podpis:




S-1

sprawdził: mgr inż. Magdalena Kors
 nr uprawnień: 74/DOS/05

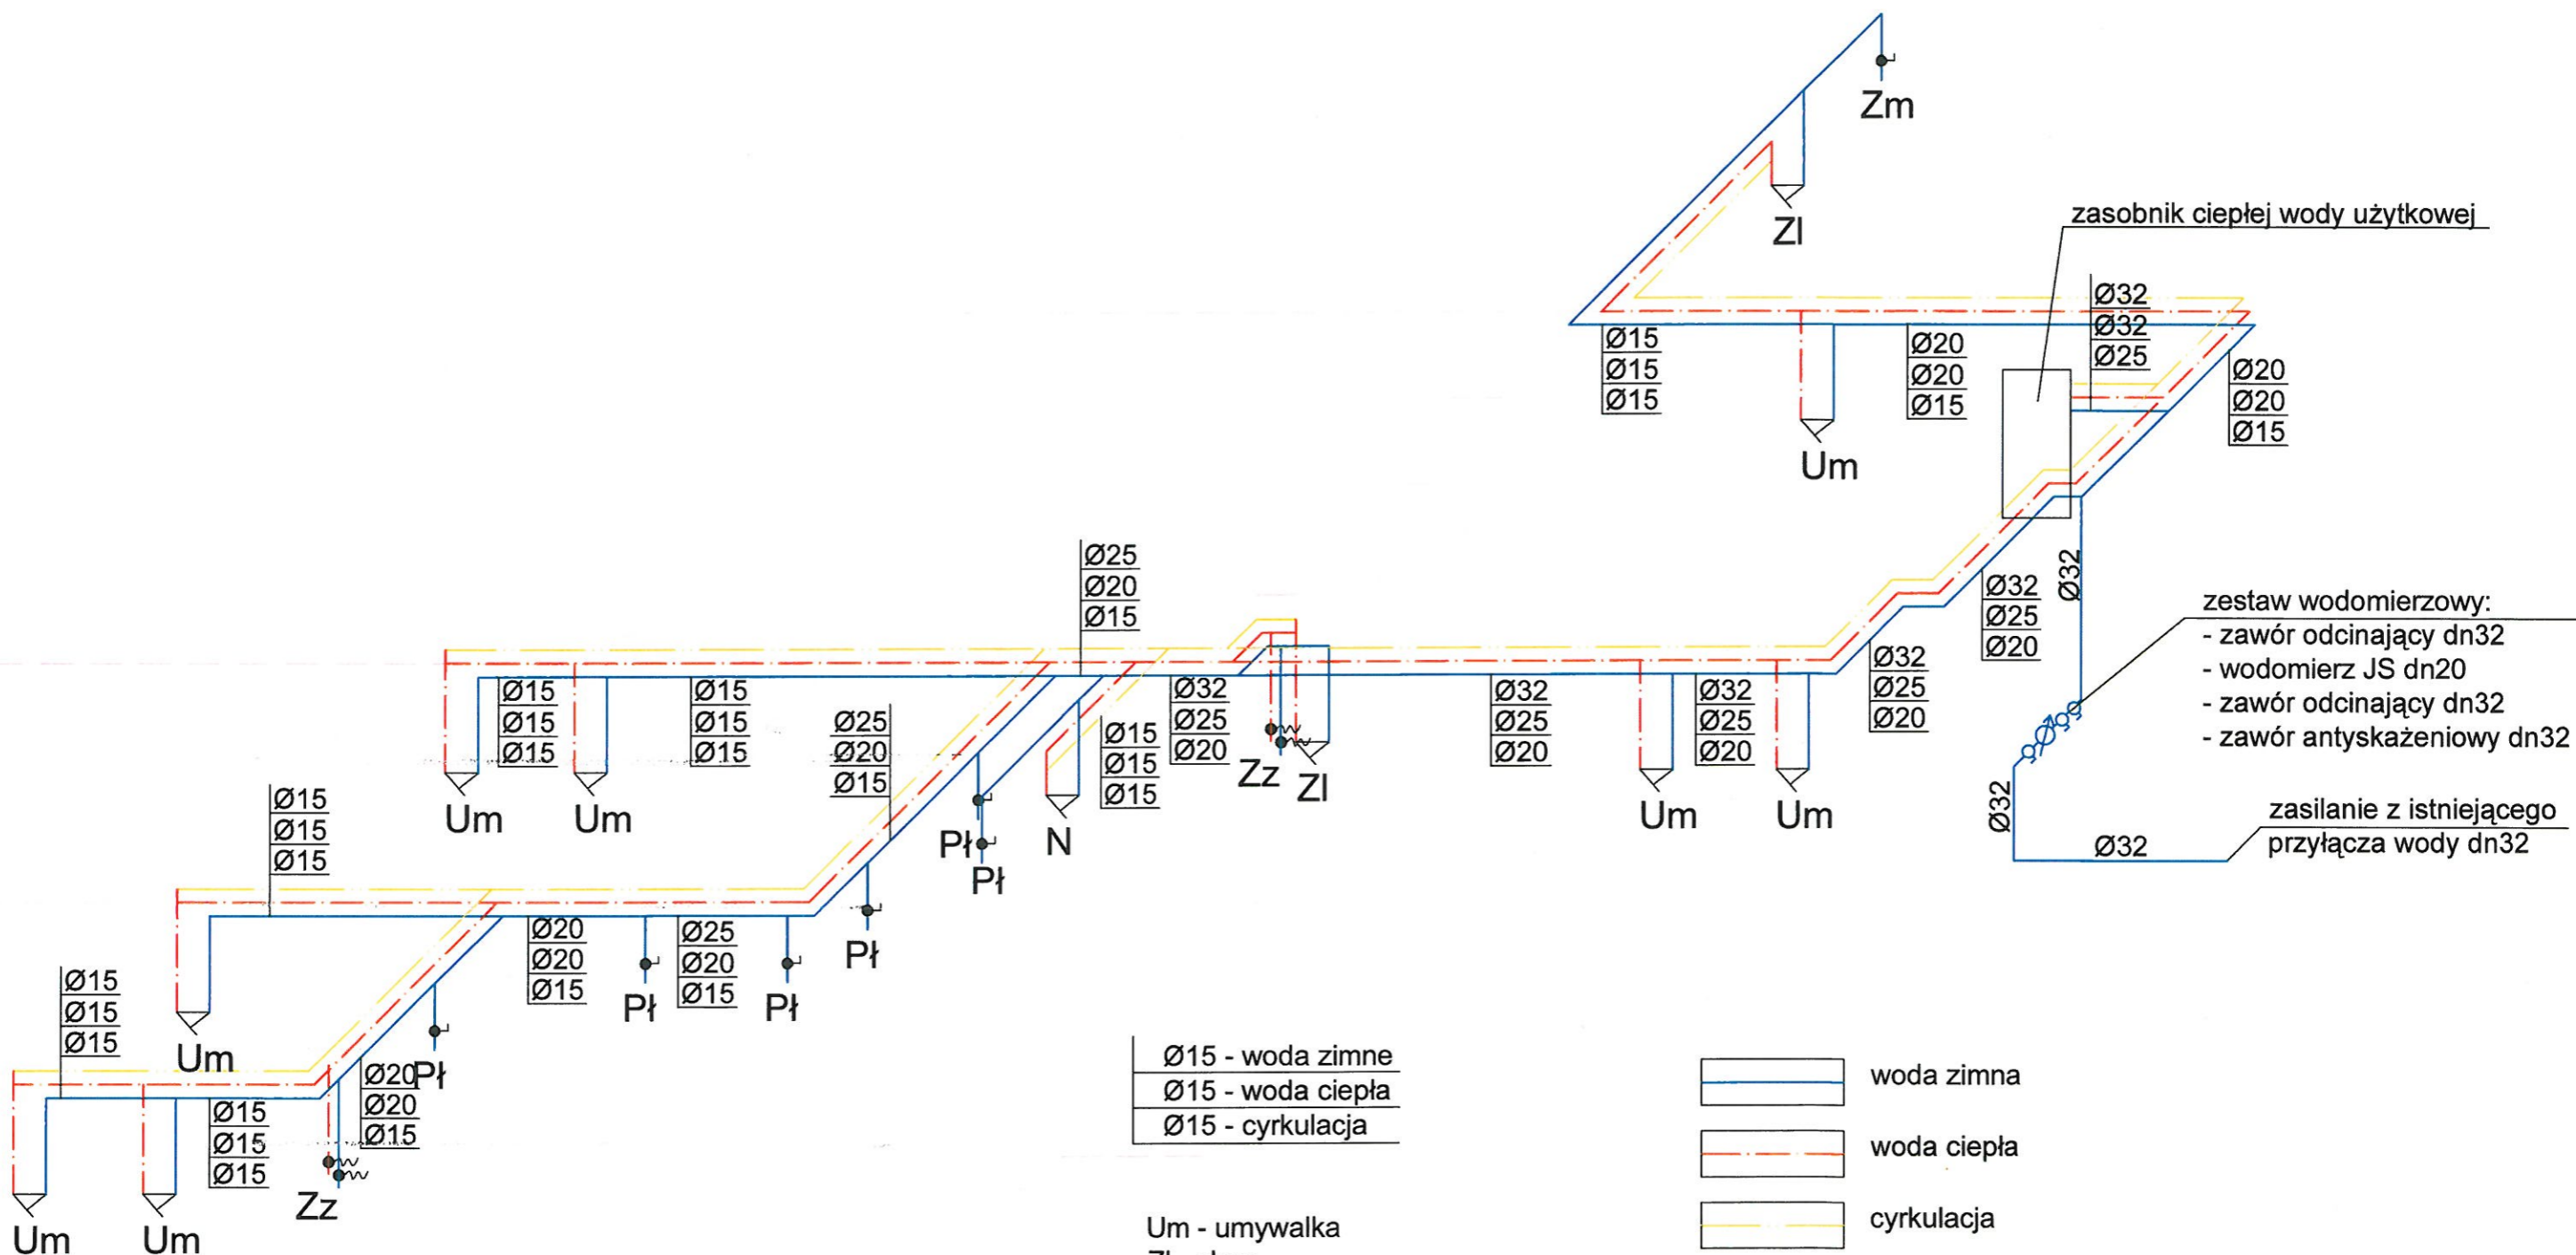podpis:



Ø15 - woda zimne
 Ø15 - woda ciepła
 Ø15 - cyrkulacja

 woda zimna
 woda ciepła
 cyrkulacja

Um - umywalka
 Zl - zlew
 N - natrysk
 Pł - płuczka
 Zz - zawór ze złączką do węża
 Zm - zmywarka

Ø15 - 20x2,8
 Ø20 - 25x3,5
 Ø25 - 32x4,4
 Ø32 - 40x5,6

ARCHITEAM Mierzyce 77;59-430 Wądroże Wielkie e-mail: architeam@op.pl; kom.0607-208-615			
obiekt: ŚWIETLICA WIEJSKA Tworzyjanów dz. nr 415			
temat: IZOMETRIA WODY			SKALA 1:50
data 07.2014	stadium: PB	branża: sanitarna	nr rysunku:
projektował:	mgr inż. Barbara Chojnka nr uprawnień: 99/DOS/06	podpis:	S-2
sprawdził:	mgr inż. Magdalena Kors nr uprawnień: 74/DOS/05	podpis:	