



Rzędna terenu	176.72	176.72	176.72	176.72	176.72	176.72	176.72	176.72	176.72	176.72	176.72	176.72	176.72	176.72	176.72	176.72	176.72	176.72																
Rzędna posadzki	175.81	175.83	175.77	175.76	175.78	176.72	175.83	176.72	175.76	175.75	176.72	175.74	176.72	175.80	176.72	175.80	176.72	175.73	176.72	175.75	176.72	175.83	176.72	175.78	176.72	175.71	176.72	175.78	176.72	175.83	176.72	175.83	176.72	
Rz. poziomu dna kanału	175.81	175.83	175.77	175.76	175.78	176.72	175.83	176.72	175.76	175.75	176.72	175.74	176.72	175.80	176.72	175.80	176.72	175.73	176.72	175.75	176.72	175.83	176.72	175.78	176.72	175.71	176.72	175.78	176.72	175.83	176.72	175.83	176.72	
Zagłębienie	0.91	0.89	0.95	0.96	0.94	0.89	0.96	0.97	0.98	0.92	0.99	0.97	0.92	0.99	0.99	0.97	0.92	0.99	0.99	0.97	0.92	0.89	0.94	0.94	1.01	0.94	0.94	0.94	0.94	0.94	0.89	0.89	0.89	0.89
Spadek, średnica, materiał	i=2%	i=2%	i=2%	i=2%	i=2%	i=2%	i=2%	i=2%	i=2%	i=2%	i=2%	i=2%	i=2%	i=2%	i=2%	i=2%	i=2%	i=2%	i=2%	i=2%	i=2%	i=2%	i=2%	i=2%	i=2%	i=2%	i=2%	i=2%	i=2%	i=2%	i=2%	i=2%	i=2%	
PCV70	PCV70	PCV70	PCV70	PCV70	PCV110	PCV70	PCV70	PCV70	PCV70	PCV70	PCV70	PCV70	PCV70	PCV70	PCV70	PCV70	PCV160	PCV160	PCV160	PCV160	PCV160	PCV160	PCV160	PCV160	PCV160	PCV160	PCV160	PCV160	PCV160	PCV160	PCV160	PCV160	PCV160	
Odległość	0.00	0.90	0.55	0.00	0.00	2.60	0.60	0.00	0.00	2.80	0.00	0.90	2.80	0.00	0.90	5.80	3.25	0.00	0.00	0.00	0.00	0.00	0.00	0.00	0.00	0.00	0.00	0.00	0.00	0.00	0.00	0.00	0.00	2.40
	6	5	5a			4	3			2						K2	1a	1			1a													K1

ARCHITEAM Mierzyce 77;59-430 Wądroże Wielkie e-mail:architeam@op.pl;kom.0607-208-615			
obiekt: ŚWIETLICA WIEJSKA Tworzyjanów dz. nr 415			
temat: ROZWINIĘCIE KANALIZACJI			SKALA 1:100
data 07.2014	stadium: PB	branża: sanitarna	
projektował:	mgr inż. Barbara Choinka nr uprawnień: 99/DOS/06	podpis:	
sprawdził:	mgr inż. Magdalena Kors nr uprawnień: 74/DOS/05	podpis:	
			S-5

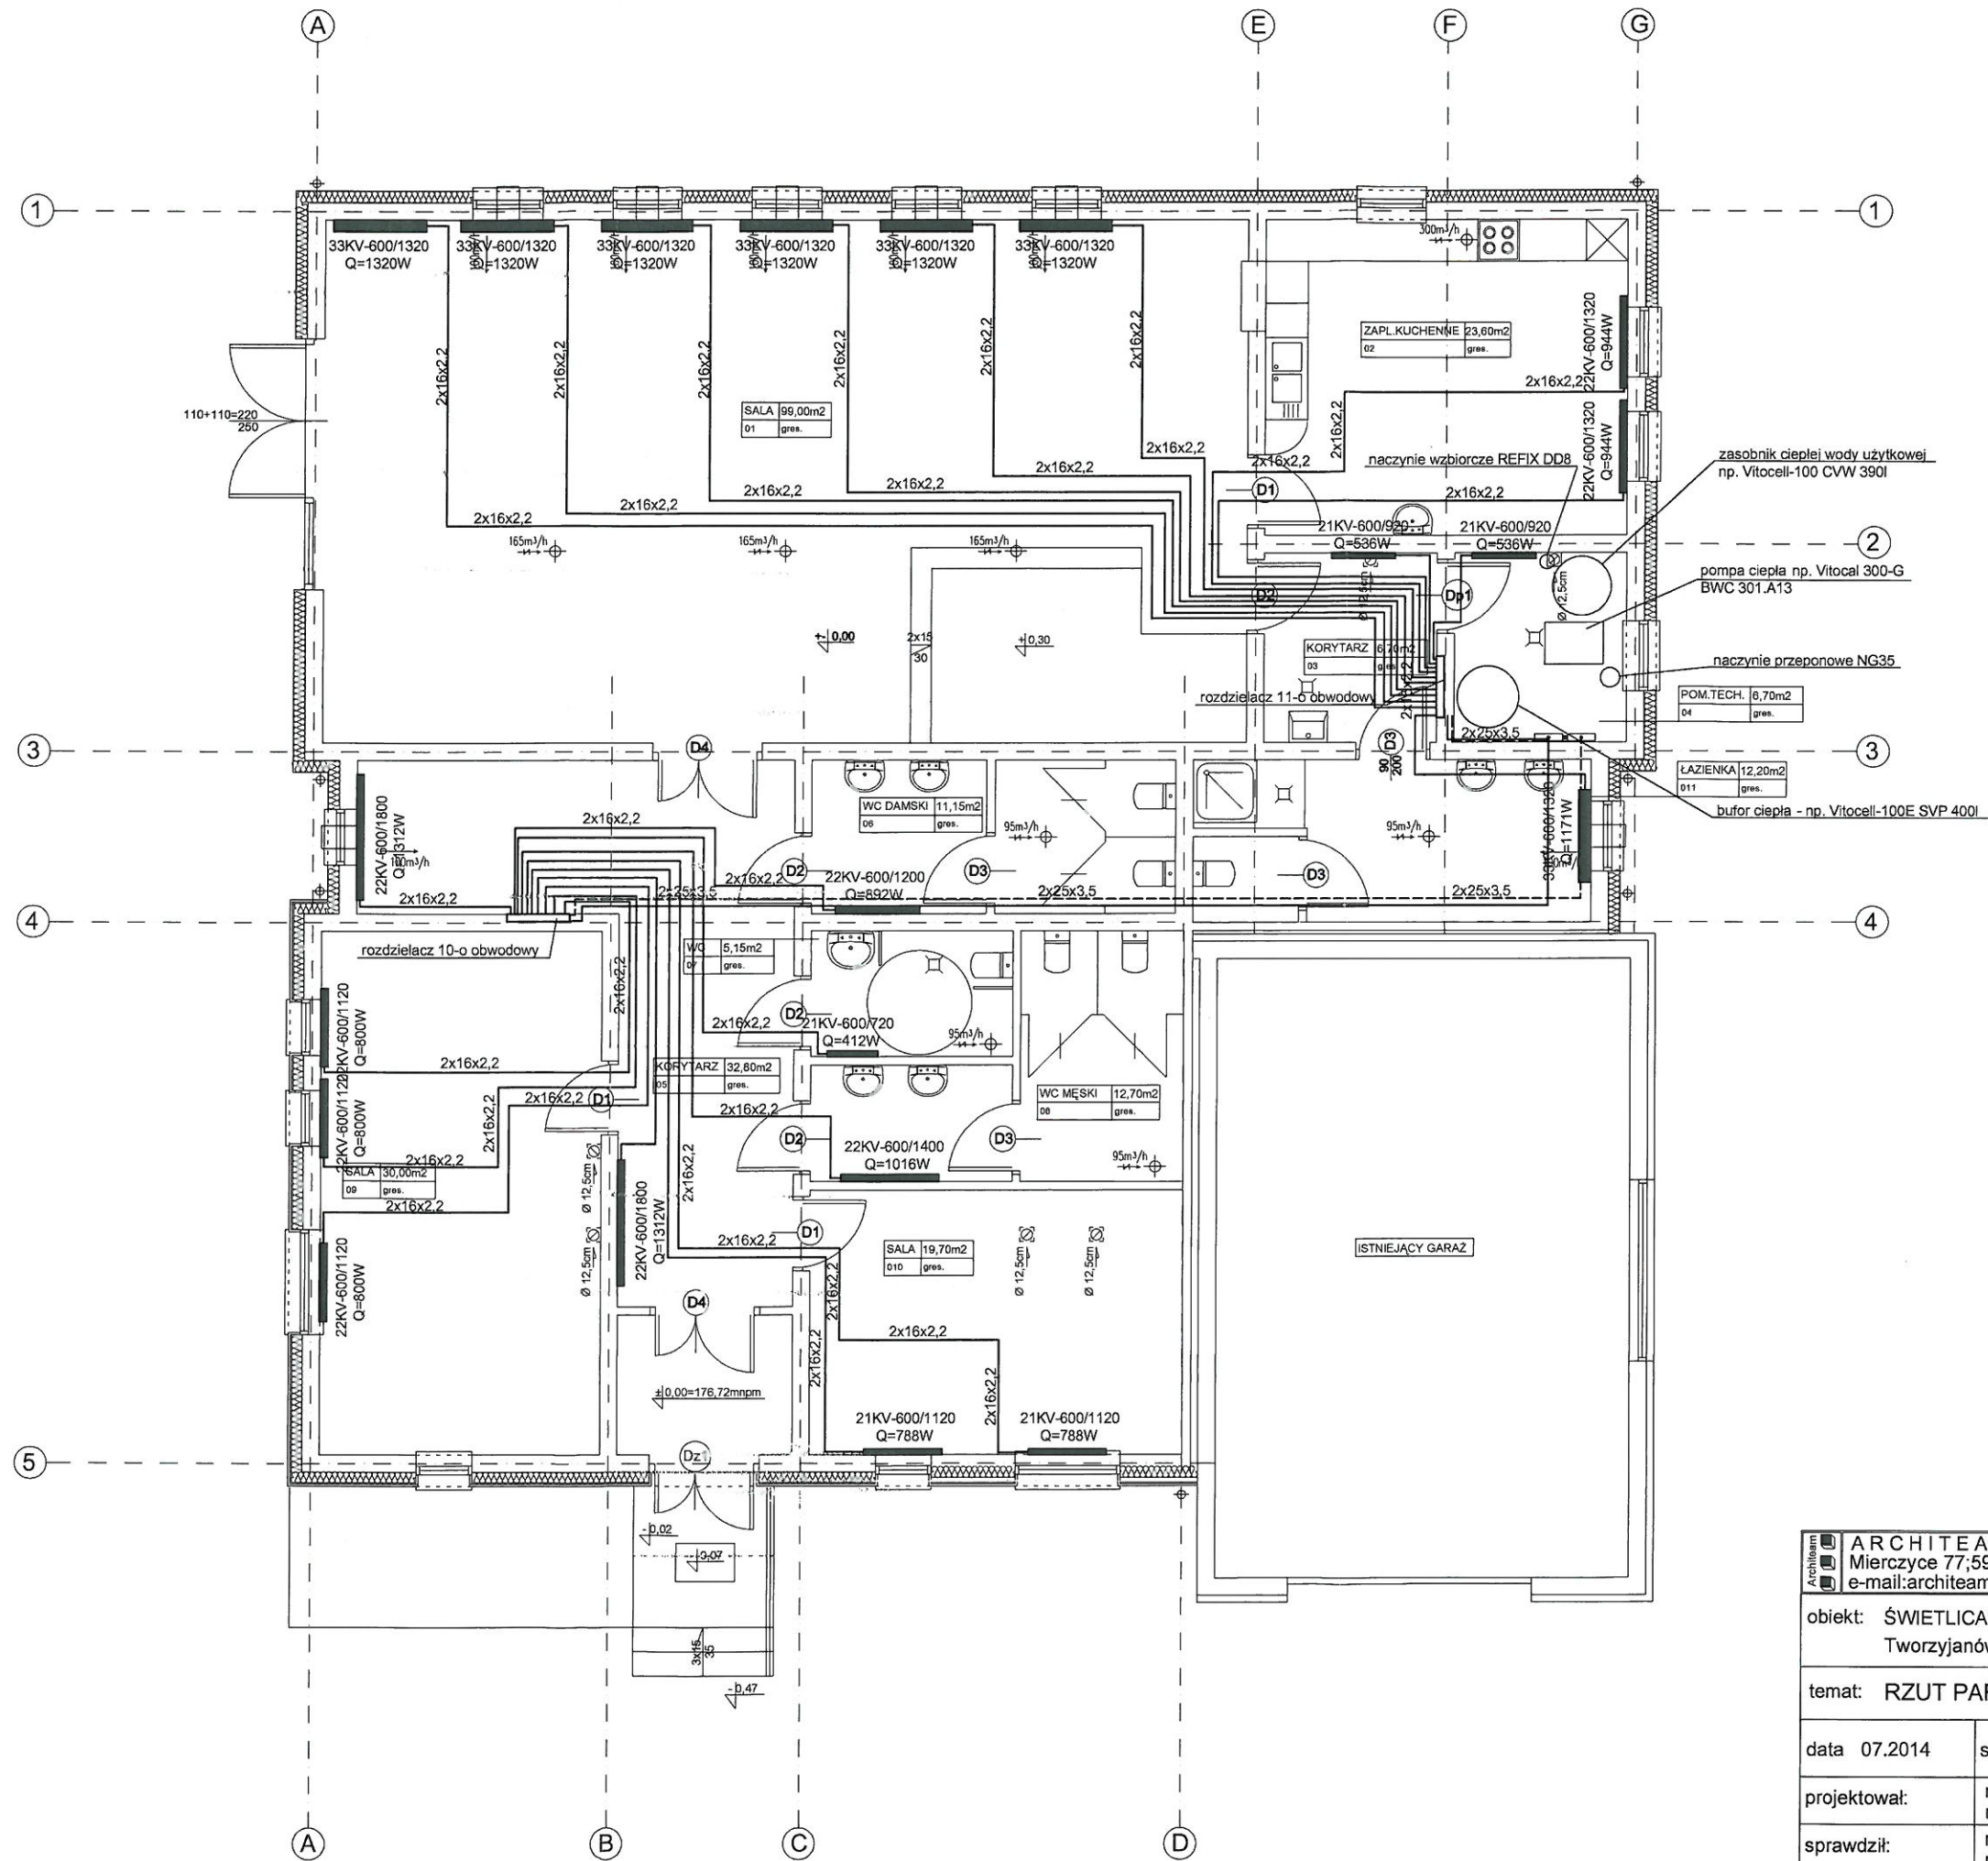

ARCHITEAM Mierzyce 77;59-430 Wądroże Wielkie e-mail:architeam@op.pl;kom.0607-208-615			
obiekt: ŚWIETLICA WIEJSKA Tworzyjanów dz. nr 415			
temat: RZUT PARTERU - RZUT OGRZEWANIA			SKALA 1:100
data 07.2014	stadium: PB	branża: sanitarna	nr rysunku:
projektował:	mgr inż. Barbara Choinka nr uprawnień: 99/DOS/06	podpis: <i>BC</i>	S-6
sprawdził:	mgr inż. Magdalena Kors nr uprawnień: 74/DOS/05	podpis: <i>MK</i>	

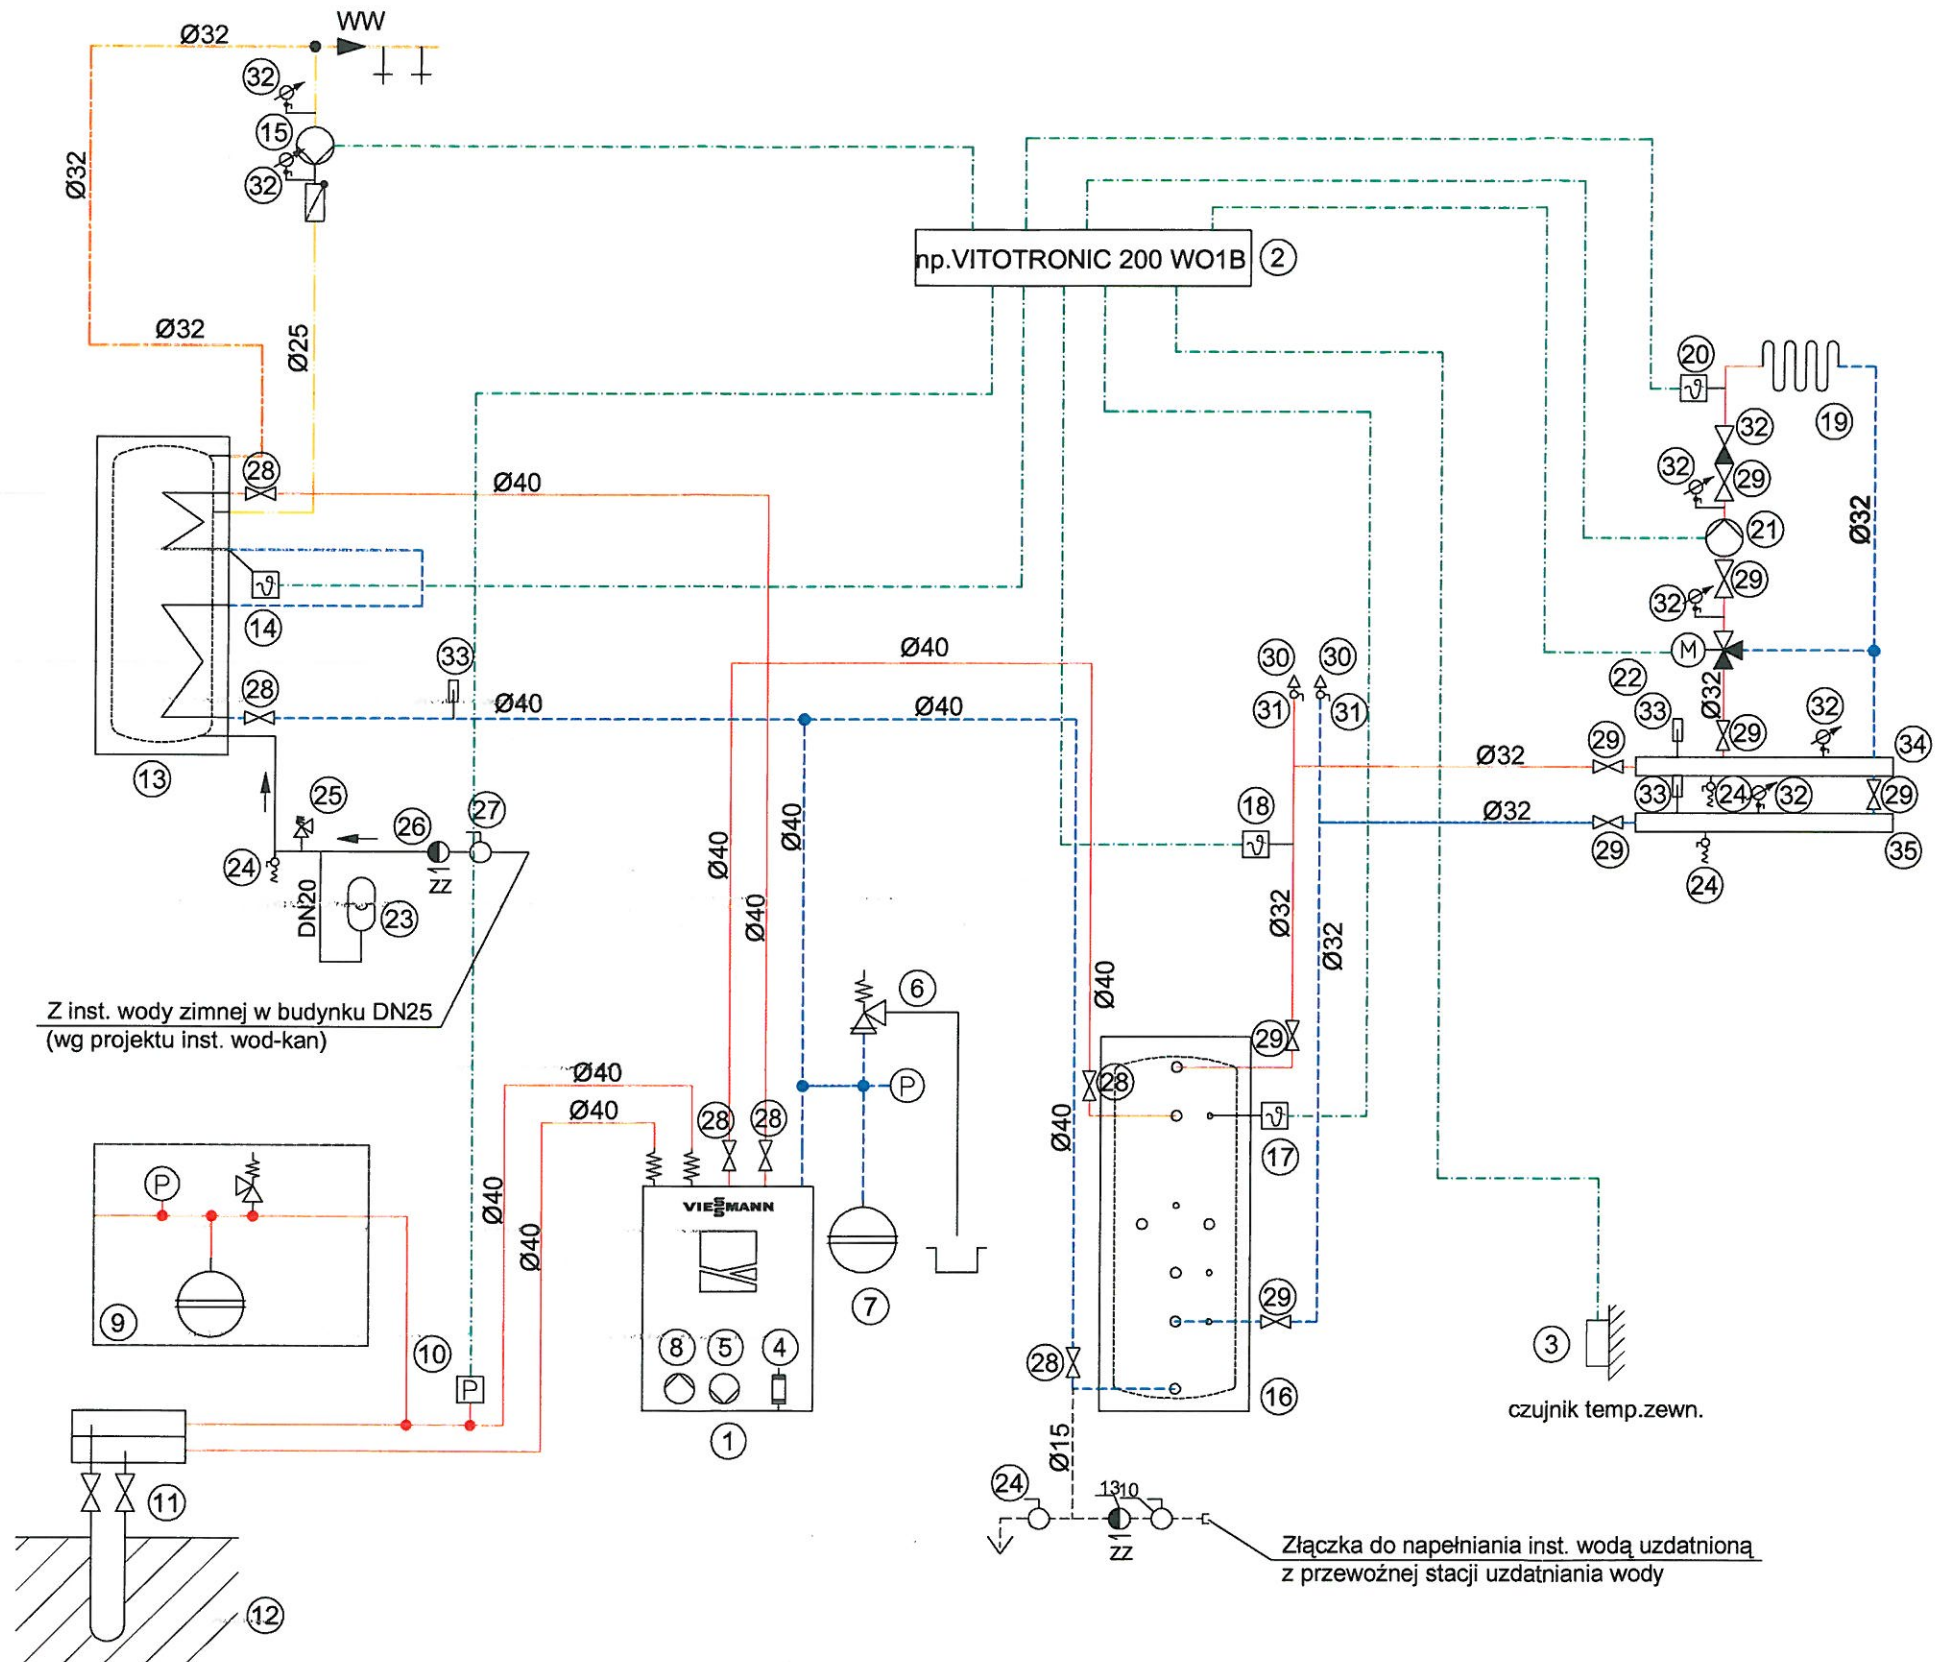


Lp.	Nazwa elementu	szt.
1.	Pompa ciepła np.Vitocal 300-G BWC 301.A13	1
2.	Regulator pompy ciepła np.Vitotronic 200 WO1B	1
3.	Czujnik temp. zewnętrznej ATS	1
4.	Podgrzewacz przepływowy wody grzewczej	1
5.	Pompa obiegu wtórnego zabudowana w pompie ciepła	1
6.	Zawór bezpieczeństwa SVH12	1
7.	Naczynie przeponowe NG35	1
8.	Pompa obiegu pierwotnego zabudowana w pompie ciepła	1
9.	Pakiet zabezpieczenia układu solanki	1
10.	Czujnik ciśnienia solanki	1
11.	Rodzielacz sond	1
12.	Sondy pionowe solanki	1
13.	Podgrzewacz c.w.u. np.Vitocell-100 CVW 390 I	1
14.	Czujnik temperatury c.w.u.	1
15.	Pompa cyrkulacyjna c.w.u. Star-Z 20/4	1
16.	Bufor c.o. np.Vitocell-100E SVP 400 I	1
17.	Czujnik temperatury bufora c.o.	1
18.	Czujnik temperatury zasilania	1
19.	Obieg ogrzewania c.o.	1
20.	Czujnik temperatury zasilania obiegu c.o.	1
21.	Pompa obiegowa obiegu c.o. np.Yonos PICO 25/1-8	1
22.	Zawór mieszający z silownikiem DN32	1
23.	Przeponowe naczynie wzbiorcze np.REFIX DD8	1
24.	Zawór spustowy DN15 ze złączką do węża	3
25.	Zawór bezpieczeństwa SYR 2115 DN20	1
26.	Zawór zwrotny DN32	1
27.	Zawór odcinający kulowy DN32	1
28.	Zawór odcinający DN40	6
29.	Zawór odcinający Dn32	4
30.	Odpowietrznik automatyczny DN15	2
31.	Zawór odcinający kulowy DN15	2
32.	Manometr tarczowy 0-4 bar	6
33.	Termometr techniczny	2
34.	Rozdzielacz - zasilanie, Ø100, L=0,4m	1
35.	Rozdzielacz - powrót, Ø100, L=0,4m	1

ARCHITEAM
Mierzyce 77;59-430 Wądroże Wielkie
e-mail:architeam@op.pl;kom.0607-208-615

obiekt: ŚWIETLICA WIEJSKA
Tworzyjanów dz. nr 415

temat: SCHEMAT KOTŁOWNI SKALA 1:100

data 07.2014	stadium: PB	branża: sanitarna	nr rysunku: S-7
projektował:	mgr inż. Barbara Choinka nr uprawnień: 99/DOS/06	podpis:	
sprawił:	mgr inż. Magdalena Kors nr uprawnień: 74/DOS/05	podpis:	

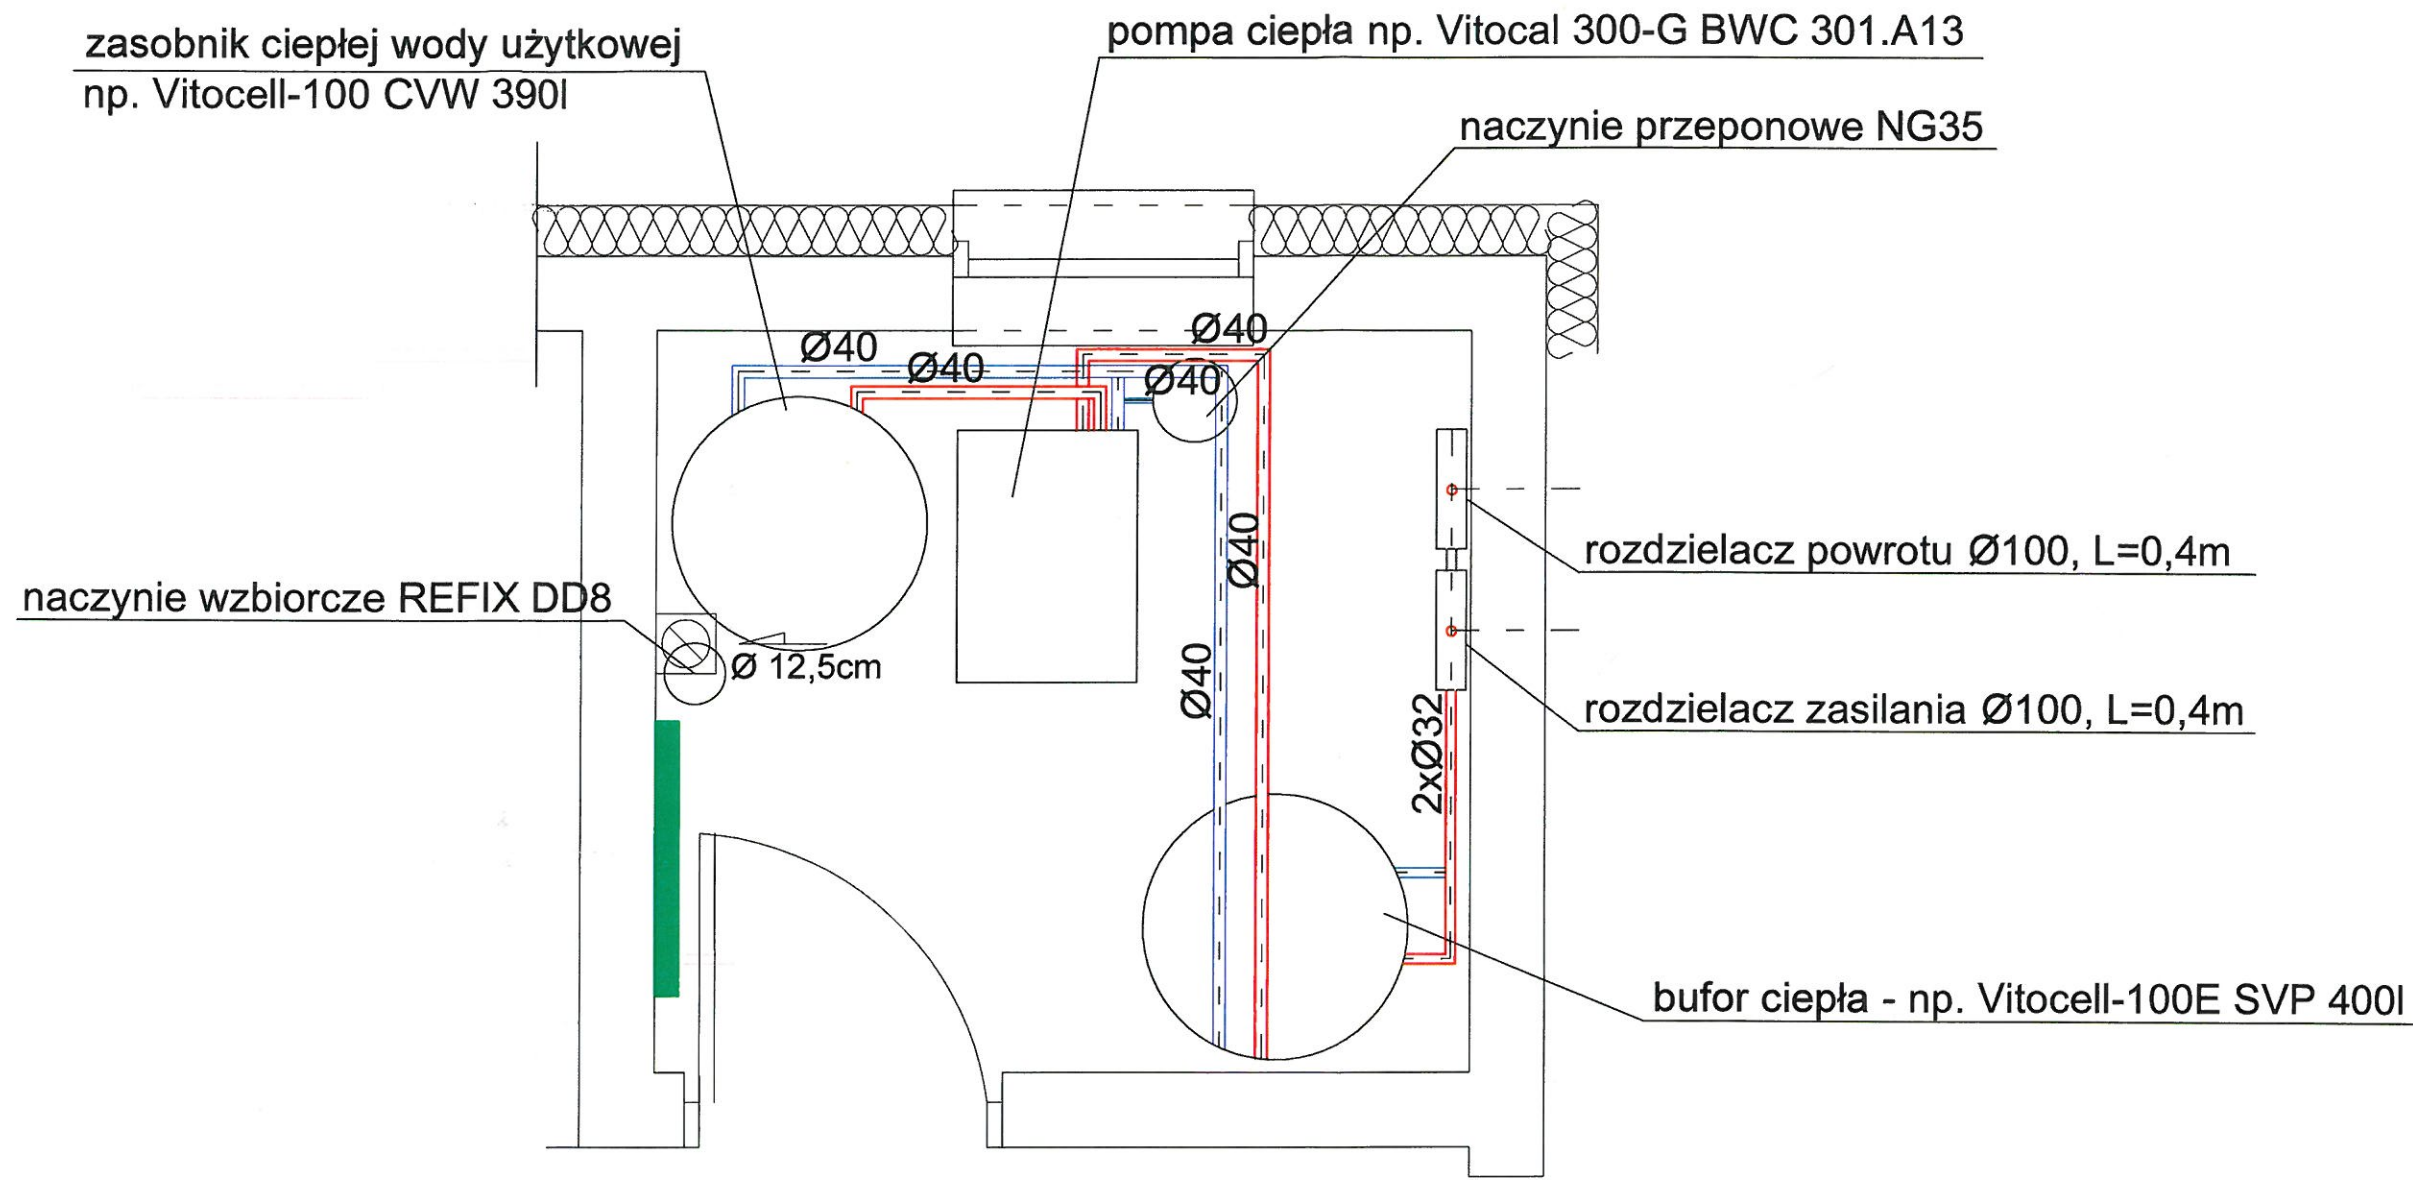

ARCHITEAM Mierzyce 77;59-430 Wądroże Wielkie e-mail:architeam@op.pl;kom.0607-208-615			
obiekt: ŚWIETLICA WIEJSKA Tworzyjanów dz. nr 415			
temat: RZUT KOTŁOWNI			SKALA 1:25
data 07.2014	stadium: PB	branża: sanitarna	nr rysunku:
projektował:	mgr inż. Barbara Choinka nr uprawnień: 99/DOS/06	podpis:	S-8
sprawdził:	mgr inż. Magdalena Kors nr uprawnień: 74/DOS/05	podpis:	